


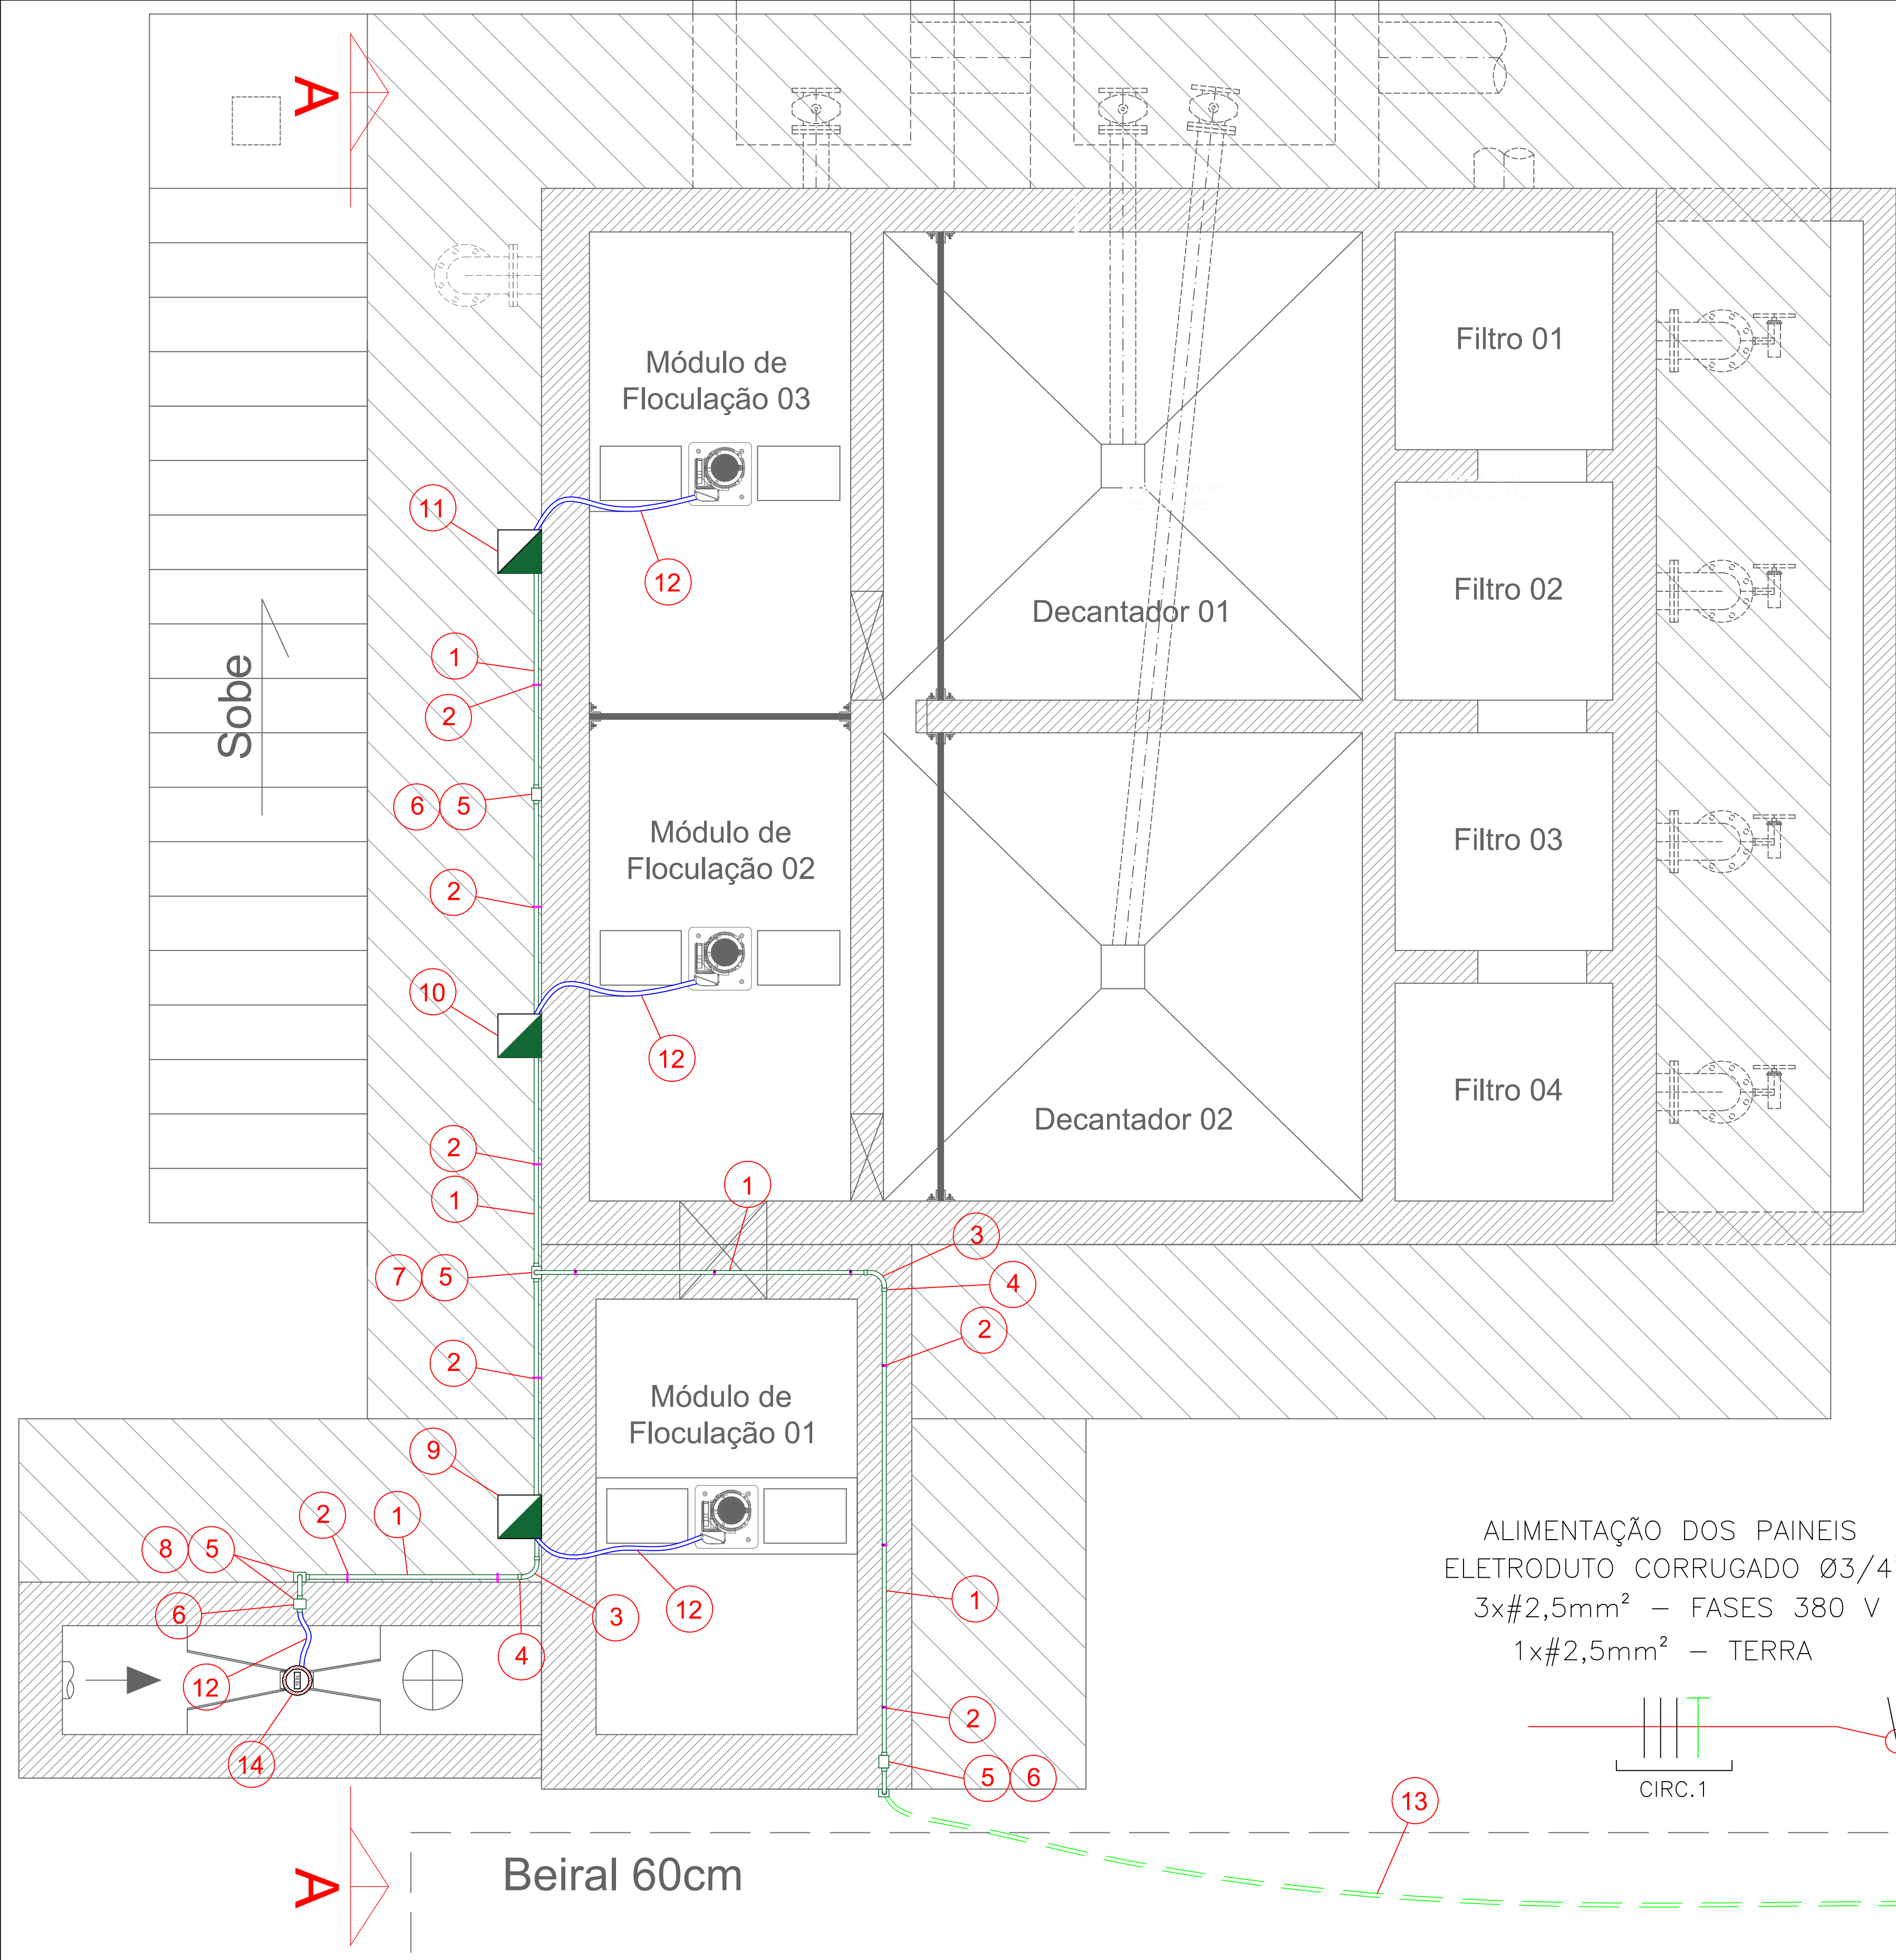

MATERIAL	
POS.	DESCRIÇÃO
1	ELETRODUTO GALV. A FOGO Ø3/4" - TIPO PESADO - ROSCA BSP
2	BRAÇADEIRA GALV. A FOGO - TIPO "D" COM PARAFUSO - 3/4"
3	CURVA 90° GALVANIZADO A FOGO - 3/4"- ROSCA BSP -TIPO PESADO
4	LUVA Ø 3/4" - ALUMÍNIO - ROSCA BSP
5	TAMPA PARA CONDULETE ALUM. 3/4"
6	CONDULETE ALUM. 3/4" FIXO "C" - ROSC. BSP
7	CONDULETE ALUM. 3/4" FIXO "T" - ROSC. BSP
8	CONDULETE ALUM. 3/4" FIXO "LR" - ROSC. BSP
9	PAINEL FLOCULADOR 1
10	PAINEL FLOCULADOR 2
11	PAINEL FLOCULADOR 3
12	ELETRODUTO FLEXIVEL - SEAL TUBO - Ø3/4"
13	ELETRODUTO FLEXIVEL CORRUGADO - Ø3/4"
14	SENSOR ULTRASSÔNICO DE VAZÃO - CALHA PARSHALL

Planta Baixa
Escala 1:50

REVISÃO	DESCRIÇÃO	DATA	EXECUTADO	VERIFICADO	APROVADO
00	Emissão Inicial	17/06/20	Lucas Honório	Luciano Novaes	Luciano Novaes

[16] 9.8134.0993 | [16] 3419.0906
adm@novaes.eng.br | comercial@novaes.eng.br
engenharia@novaes.eng.br | Rua São Joaquim, 550
São Carlos /SP| www.novaes.eng.br

solicitante: SAAE - Saneamento Ambiental Amparo-SP

Localidade: ETA Distrito Três Pontes

Reforma ETA Distrito 3 Pontes
Planta de Infraestrutura Elétrica

Eng. Projetista: Luciano Farias de Novaes
CREA/SP: 506233333 ART: 28027230200468086

Folha 01/02

Data 1ª Emissão 17/06/2020

Data Jun. | 2020

